


MAPA DO CELÓW PROJEKTOWYCH

Oznaczenie kancelaryjne zgłosz. pracy geodezyjnej		GGK.6640.78.2015
Miejscowość, numer działki		Bralin dz. 1004
Jednostka ewidencyjna	identyfikator	300802_2
	nazwa	Bralin
Obręb ewidencyjny	identyfikator	0001
	nazwa	Bralin
Skala mapy		1:500
Nazwa układu współrzędnych	prostokątnych płaskich	2000_18
	wysokości	KRONSTAD 86
Oznaczenie i informacje o służebnościach gruntowych mających wpływ na zagospodarowanie gruntów, zlokalizowanych w granicach projektowanej inwestycji		BRAK
Oznaczenie i symbol konturu użytku gruntowego, który nie jest ujawniony w bazie danych ewidencji gruntów i budynków		nie dotyczy
właściciel: Gmina Bralin Szkoła Podstawowa pow.: 0.4150ha, KW: KZ1E/00044298/7		nie dotyczy
Kępnia, dn. 04.03.2016r. Orientacja:		nie dotyczy
C:\Users\Adam\Desktop\EKOBUD\Bralin\Bralin P3.JPG		
Oznaczenie granic obszaru, który był przedmiotem aktualizacji		
Godło mapy		6.152.20.06.2.3
UWAGA: Nie wyklucza się istnienia w terenie innych przewodów, o których brak informacji wynikających z zaszcisłości historycznych lub niedopełnienia przepisów zgłoszenia do inwentaryzacji (Ustawa: Prawo geodezyjne i kartograficzne – z 17.05.1989 r. j.t. Dz.U. z 2015 poz.520)		
C:\Users\Adam\Desktop\EKOBUD\Bralin\Bralin P1.JPG		

C:\Users\Adam\Desktop\EKOBUD\Bralin\Bralin P2.JPG

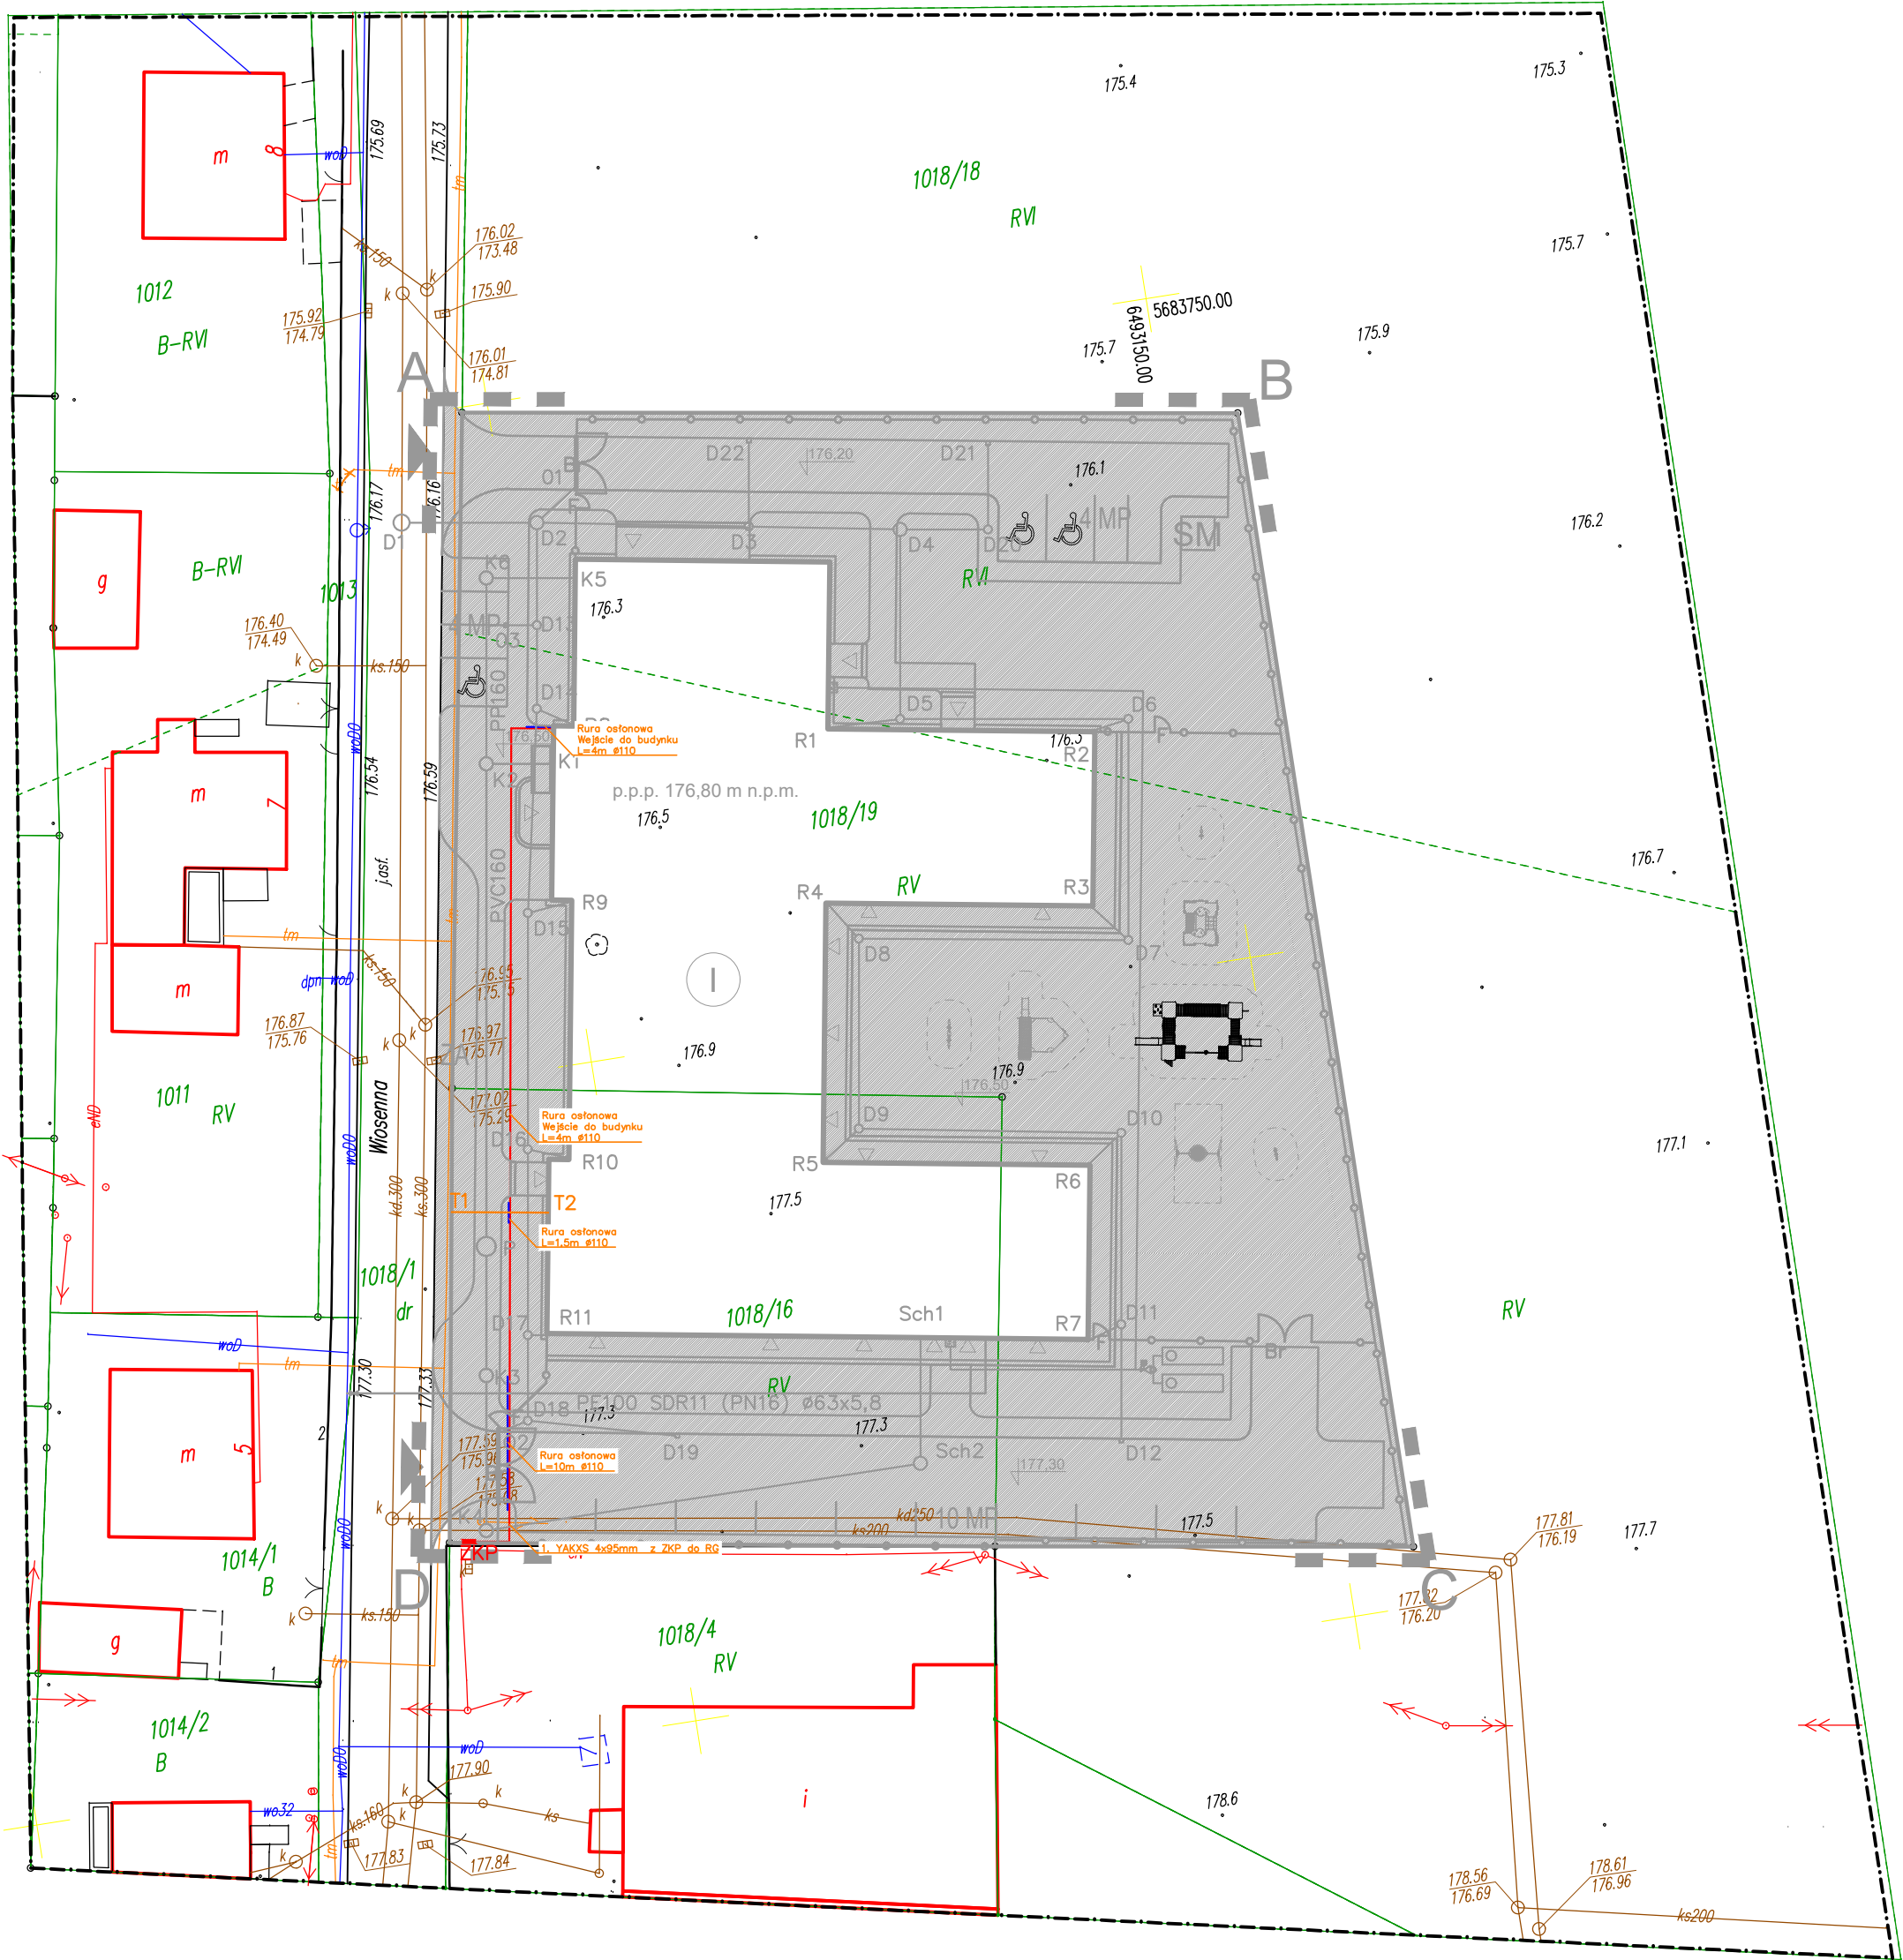

Projekt Zagospodarowania Terenu
Zewnętrzne Instalacje Elektryczne

LEGENDA:

ZKP

Projektowane złącze kablowo-pomiarowe

Linia kablowa nN

T1

T2

Rura osłonowa pod przyszłe przyłącze teleteleczniczne

EKOBUD

PRZEDSIĘBIORSTWO PROJEKTOWO-BUDOWLANE "EKOBUD" s.c.
Dmosin Drugi nr 89 B, 95-061 Dmosin
PRACOWNIA PROJEKTOWA:
93-312 Łódź, ul. Tuszyńska 155

" UTWÓR CHRONIONY PRAWEM AUTORSKIM - WSZELKIE PRAWA ZASTRZEŻONE "

PROJEKT:
Budowa budynku przedszkola z oddziałami żłobkowymi w Bralinie.

LOKALIZACJA INWESTYCJI:
ul. Wiosenna, Bralin, 63-640
Działki nr 1018/16, 1018/19 i 1018/1 w Bralinie
Obręb ewid. 0001 Bralin

TYTUŁ RYSUNKU:
Projekt Zagospodarowania Terenu
Zewnętrzne Instalacje Elektryczne

SKALA:
1:500
DATA:
Sierpień 2016

BRANŻA:
Instalacje Elektryczne

PODPIS:
FAZA:
P/W

PROJEKTANT:
Janusz Bojanowski

upr. bud.195/68, 248/89 Wł. w specjalności instalacji, sieci urządzeń elektrycznych

NR RYSUNKU:
E/01

ASYSTENT PROJ.
Przemysław Sił

SPRAWDZAJĄCY:
inż. Zbigniew Wojnarowski

upr. bud. GP.II-8346-263/76 w specjalności instalacyjno - inżynierijnej w zakr. sieci elektrycznych (bez ograniczeń)

NR STRONY:
E14